

PUNTO DE CONEXIÓN
ELECTRICIDAD
PUNTO DE CONEXIÓN
AGUA

Proyecto: Proyecto de Reordenación Cementerio Municipal de Palma- Sector II - Fase II


Emplazamiento: Camí de Jesús nº2 - Palma
Promotor: Empresa Funeraria Municipal

Fecha: 10/20/2020
Código Proyecto: 20-02
Código documento: 20-02-1-01-Rev.00




Contenido: Proyecto - Instalaciones

Escala: 1:400
Dibujado por: SR

arqu. Sebastiano Rossi
C O A I B - Colegado nº561843

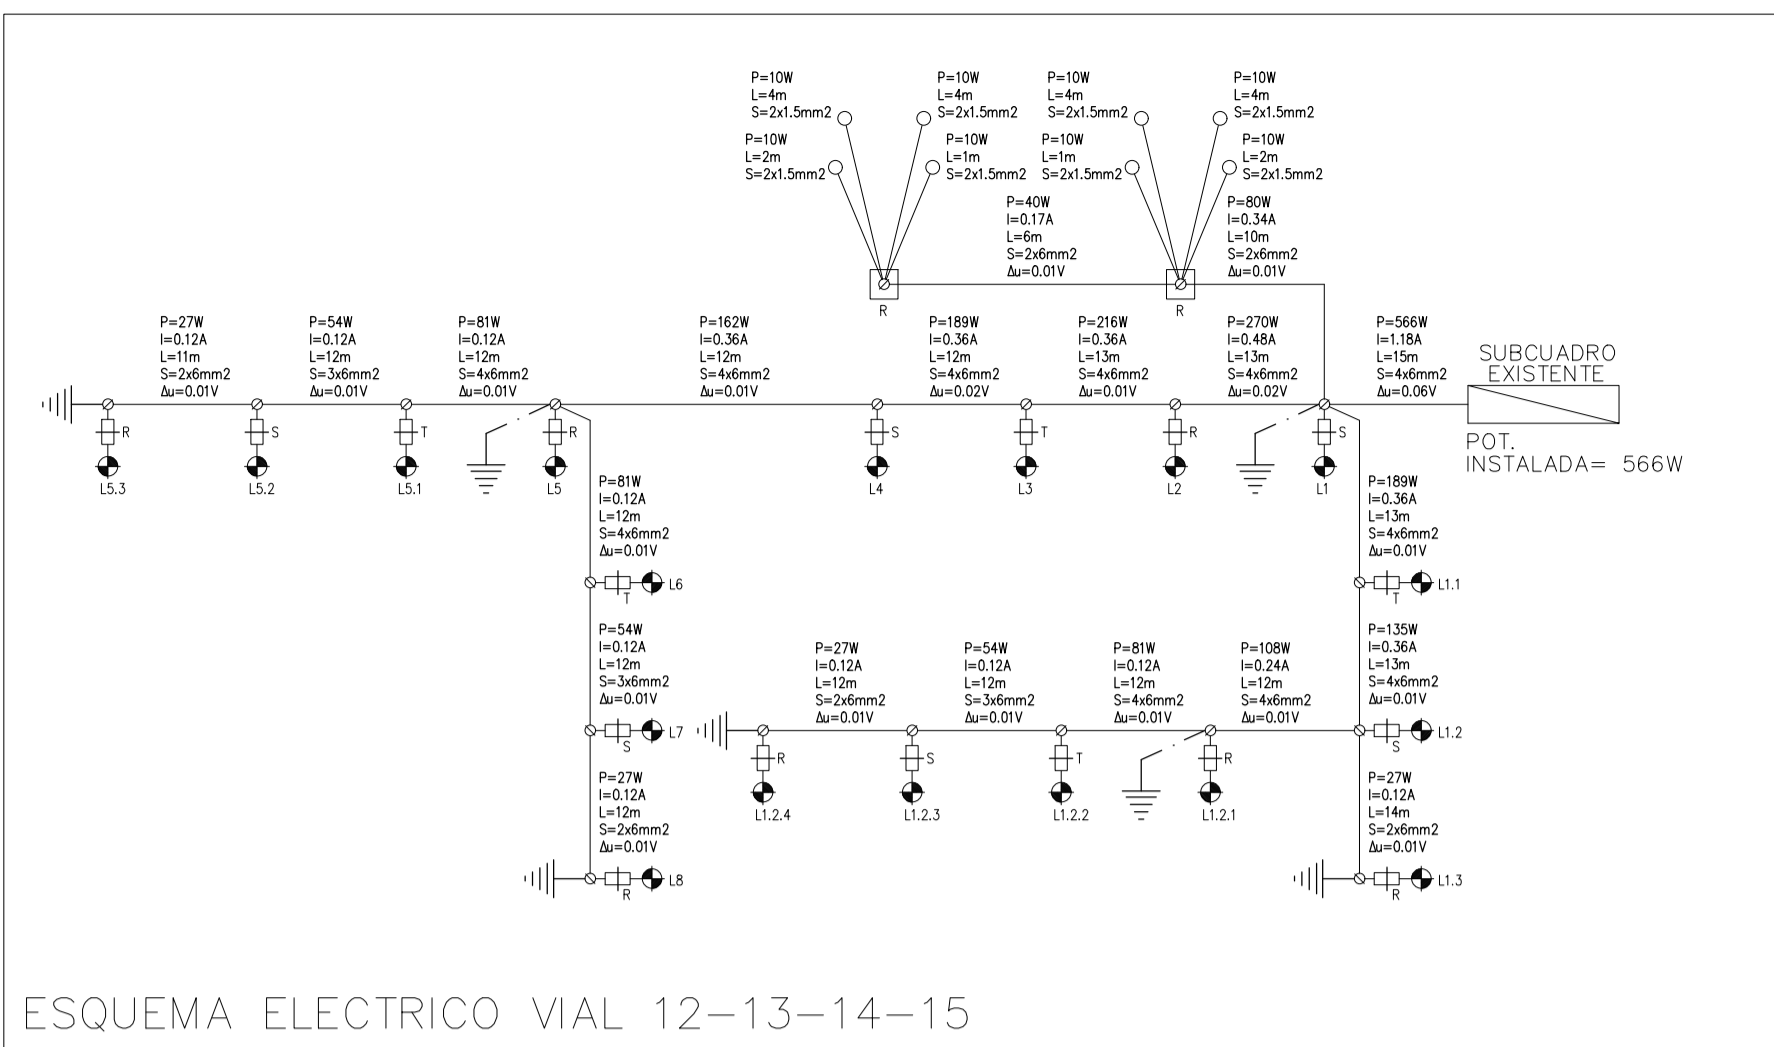

ESQUEMA ELECTRICO VIAL 12-13-14-15

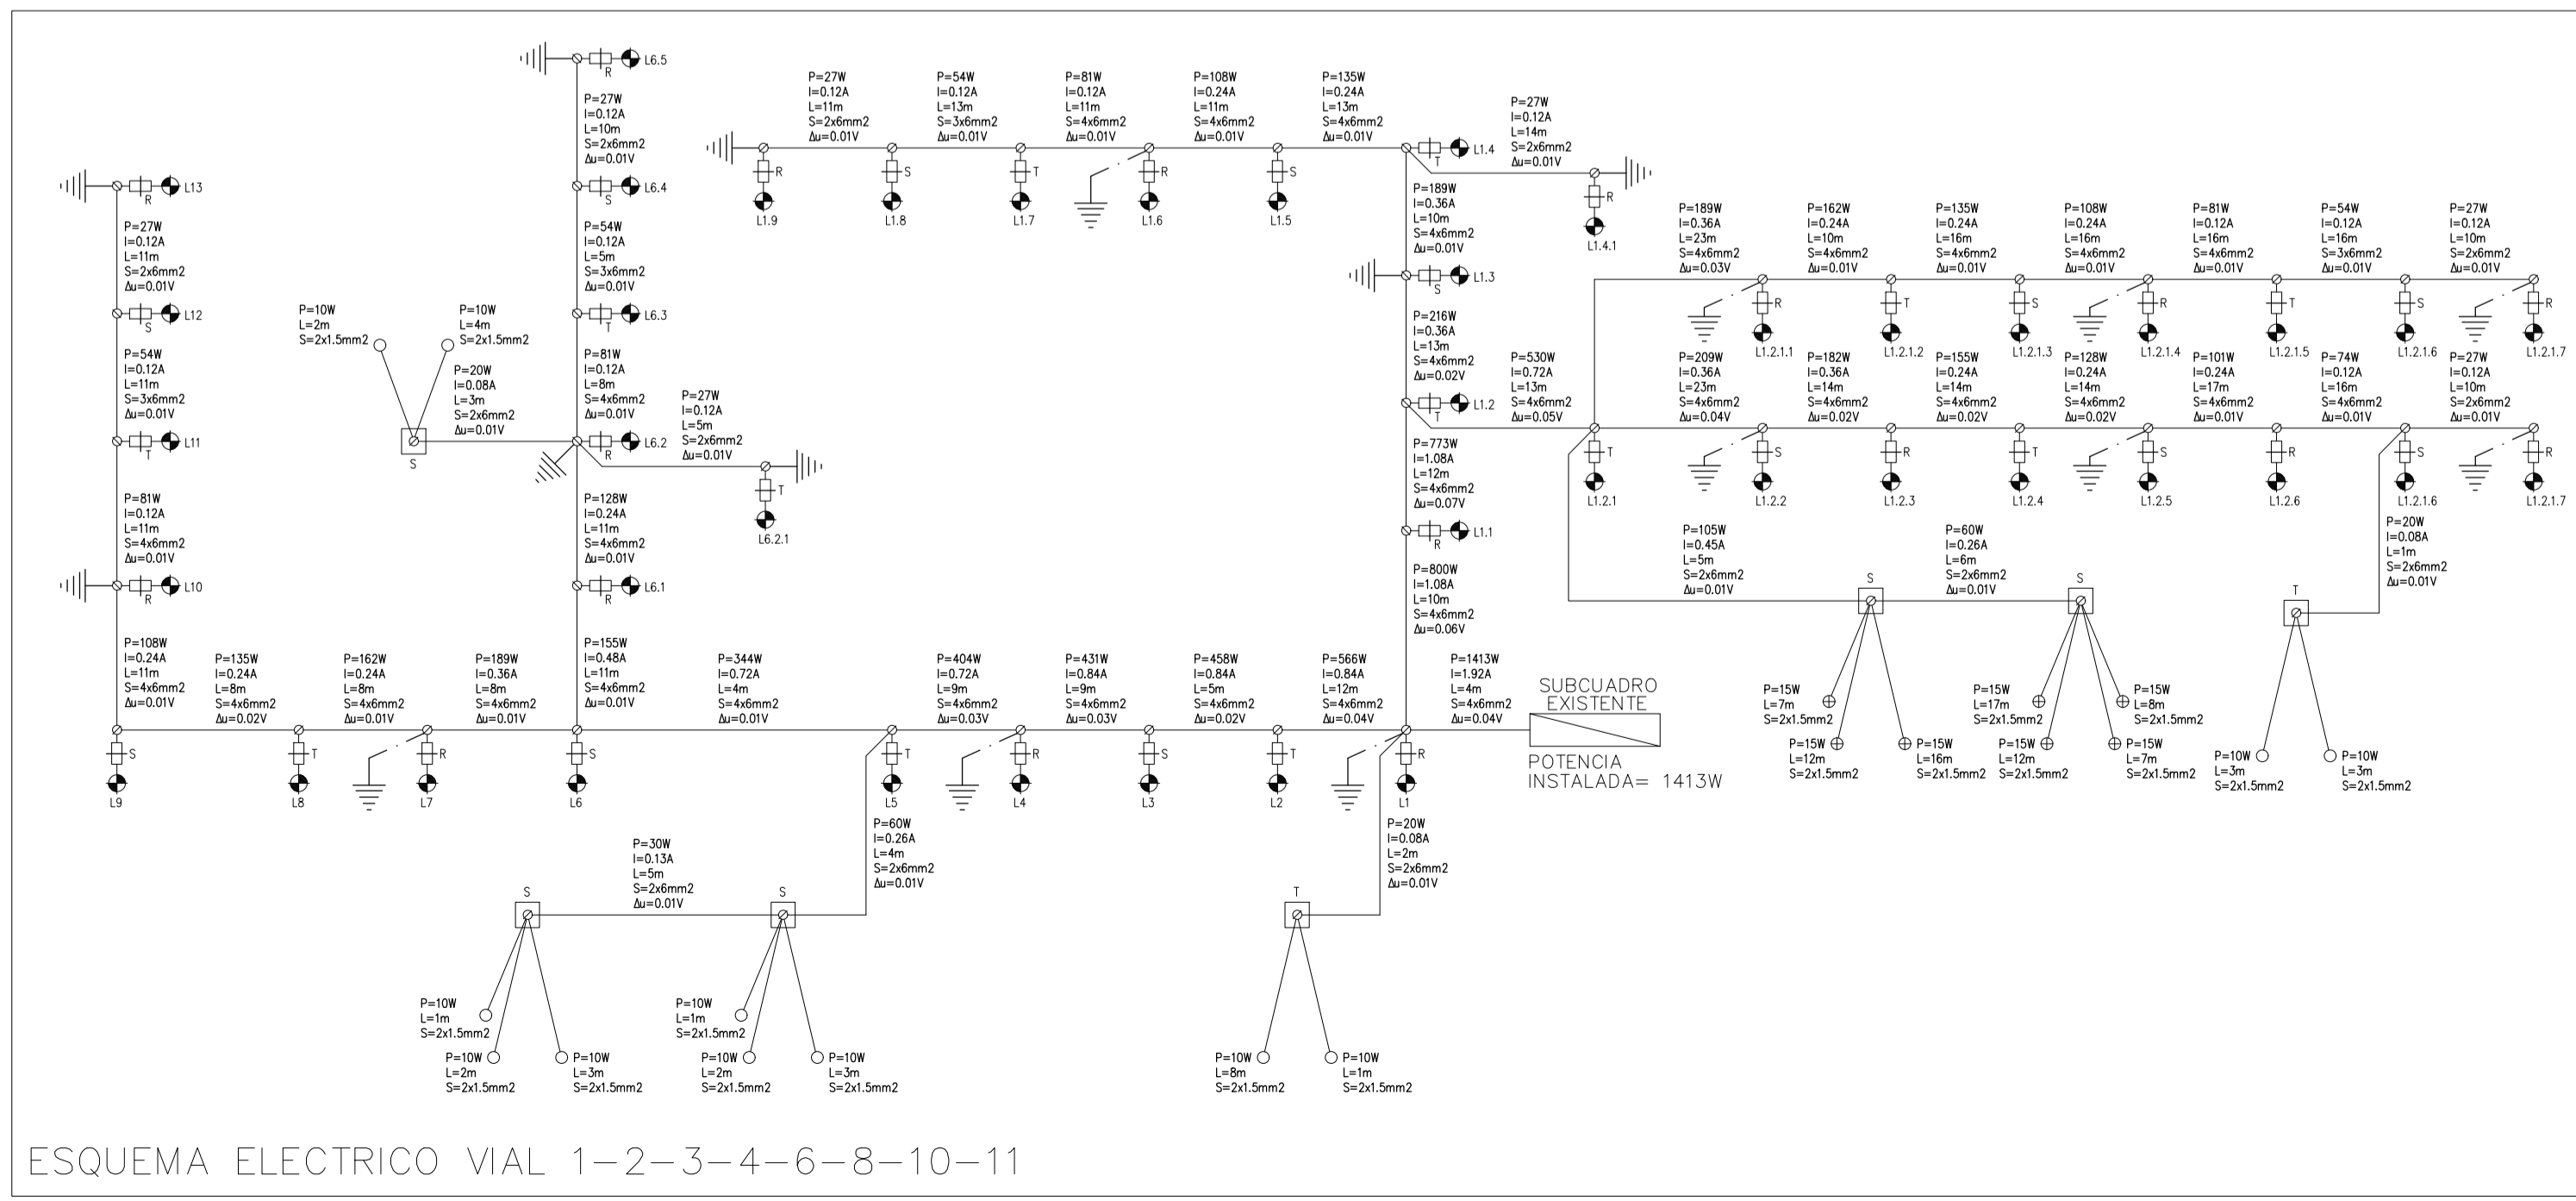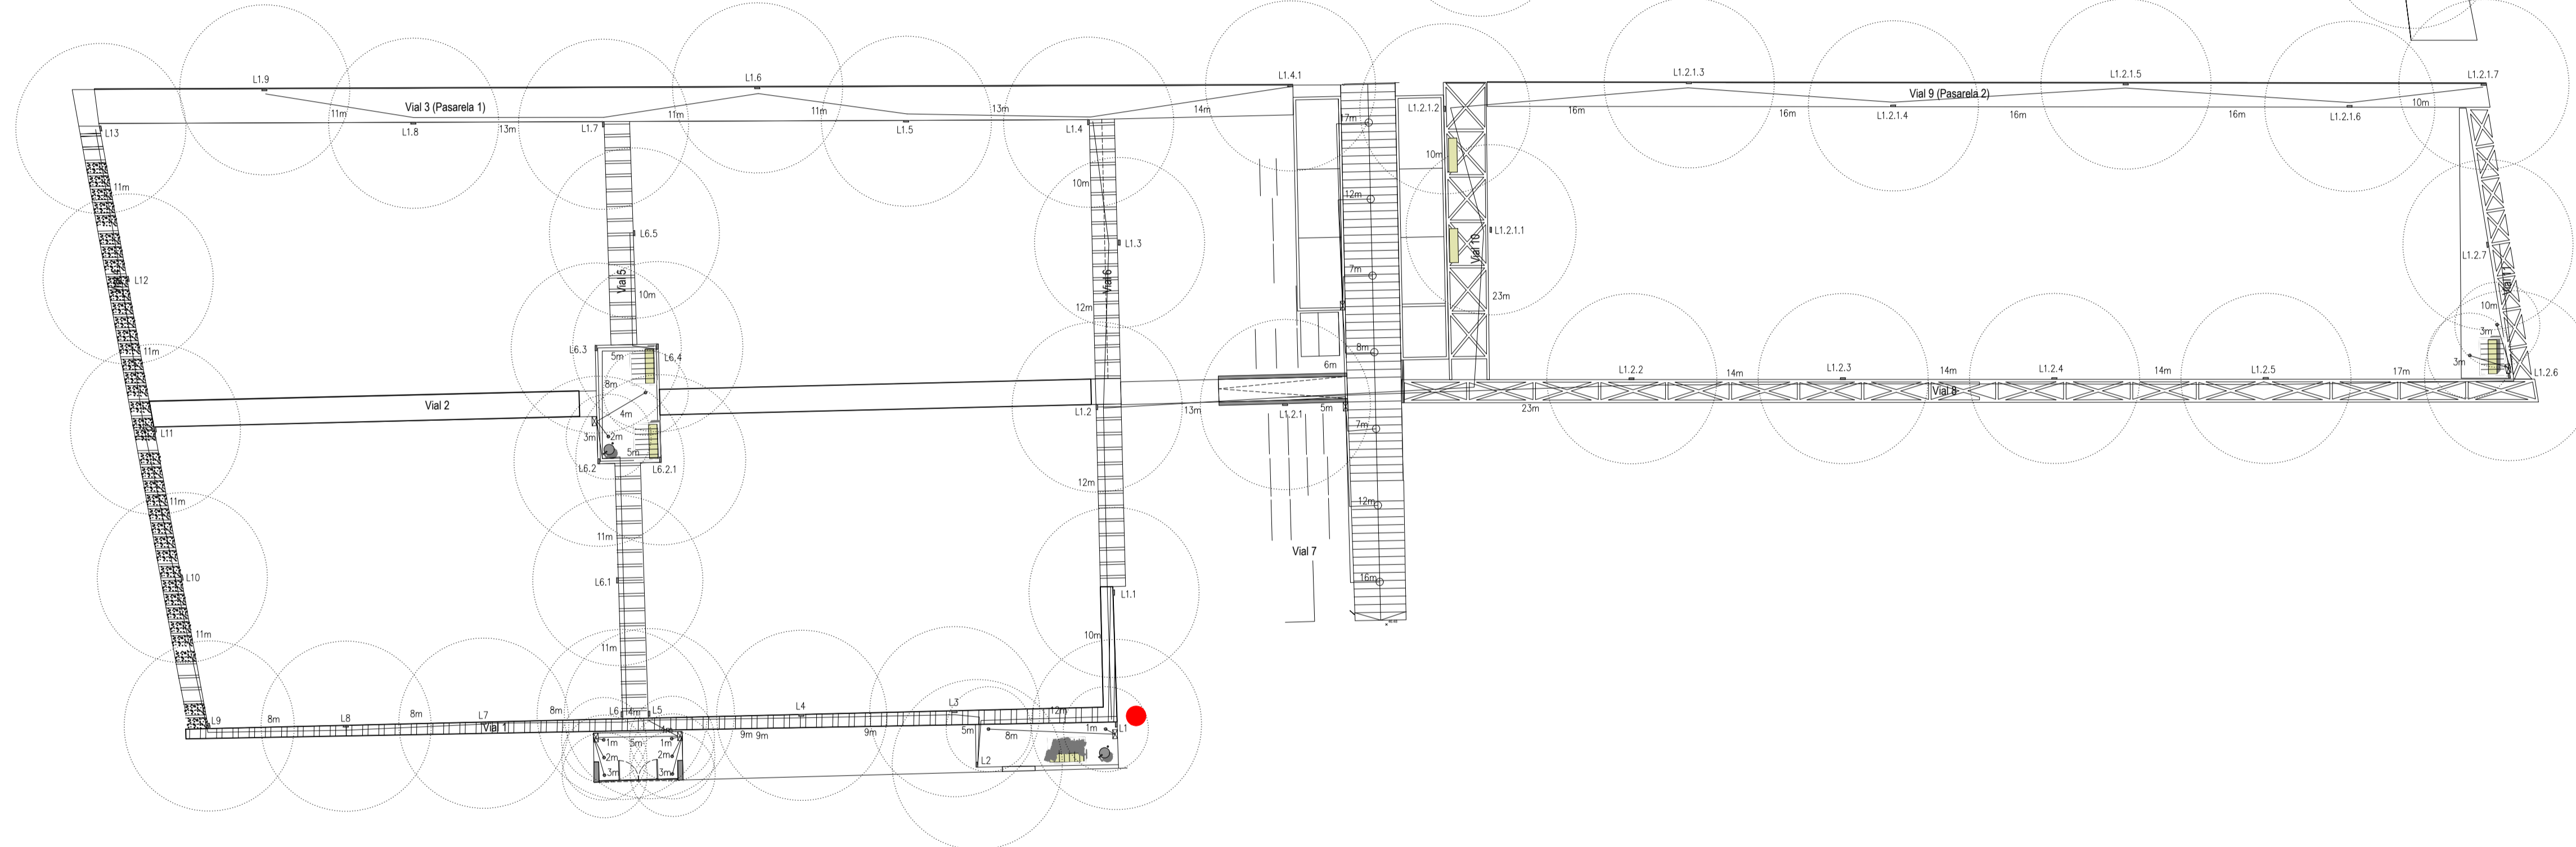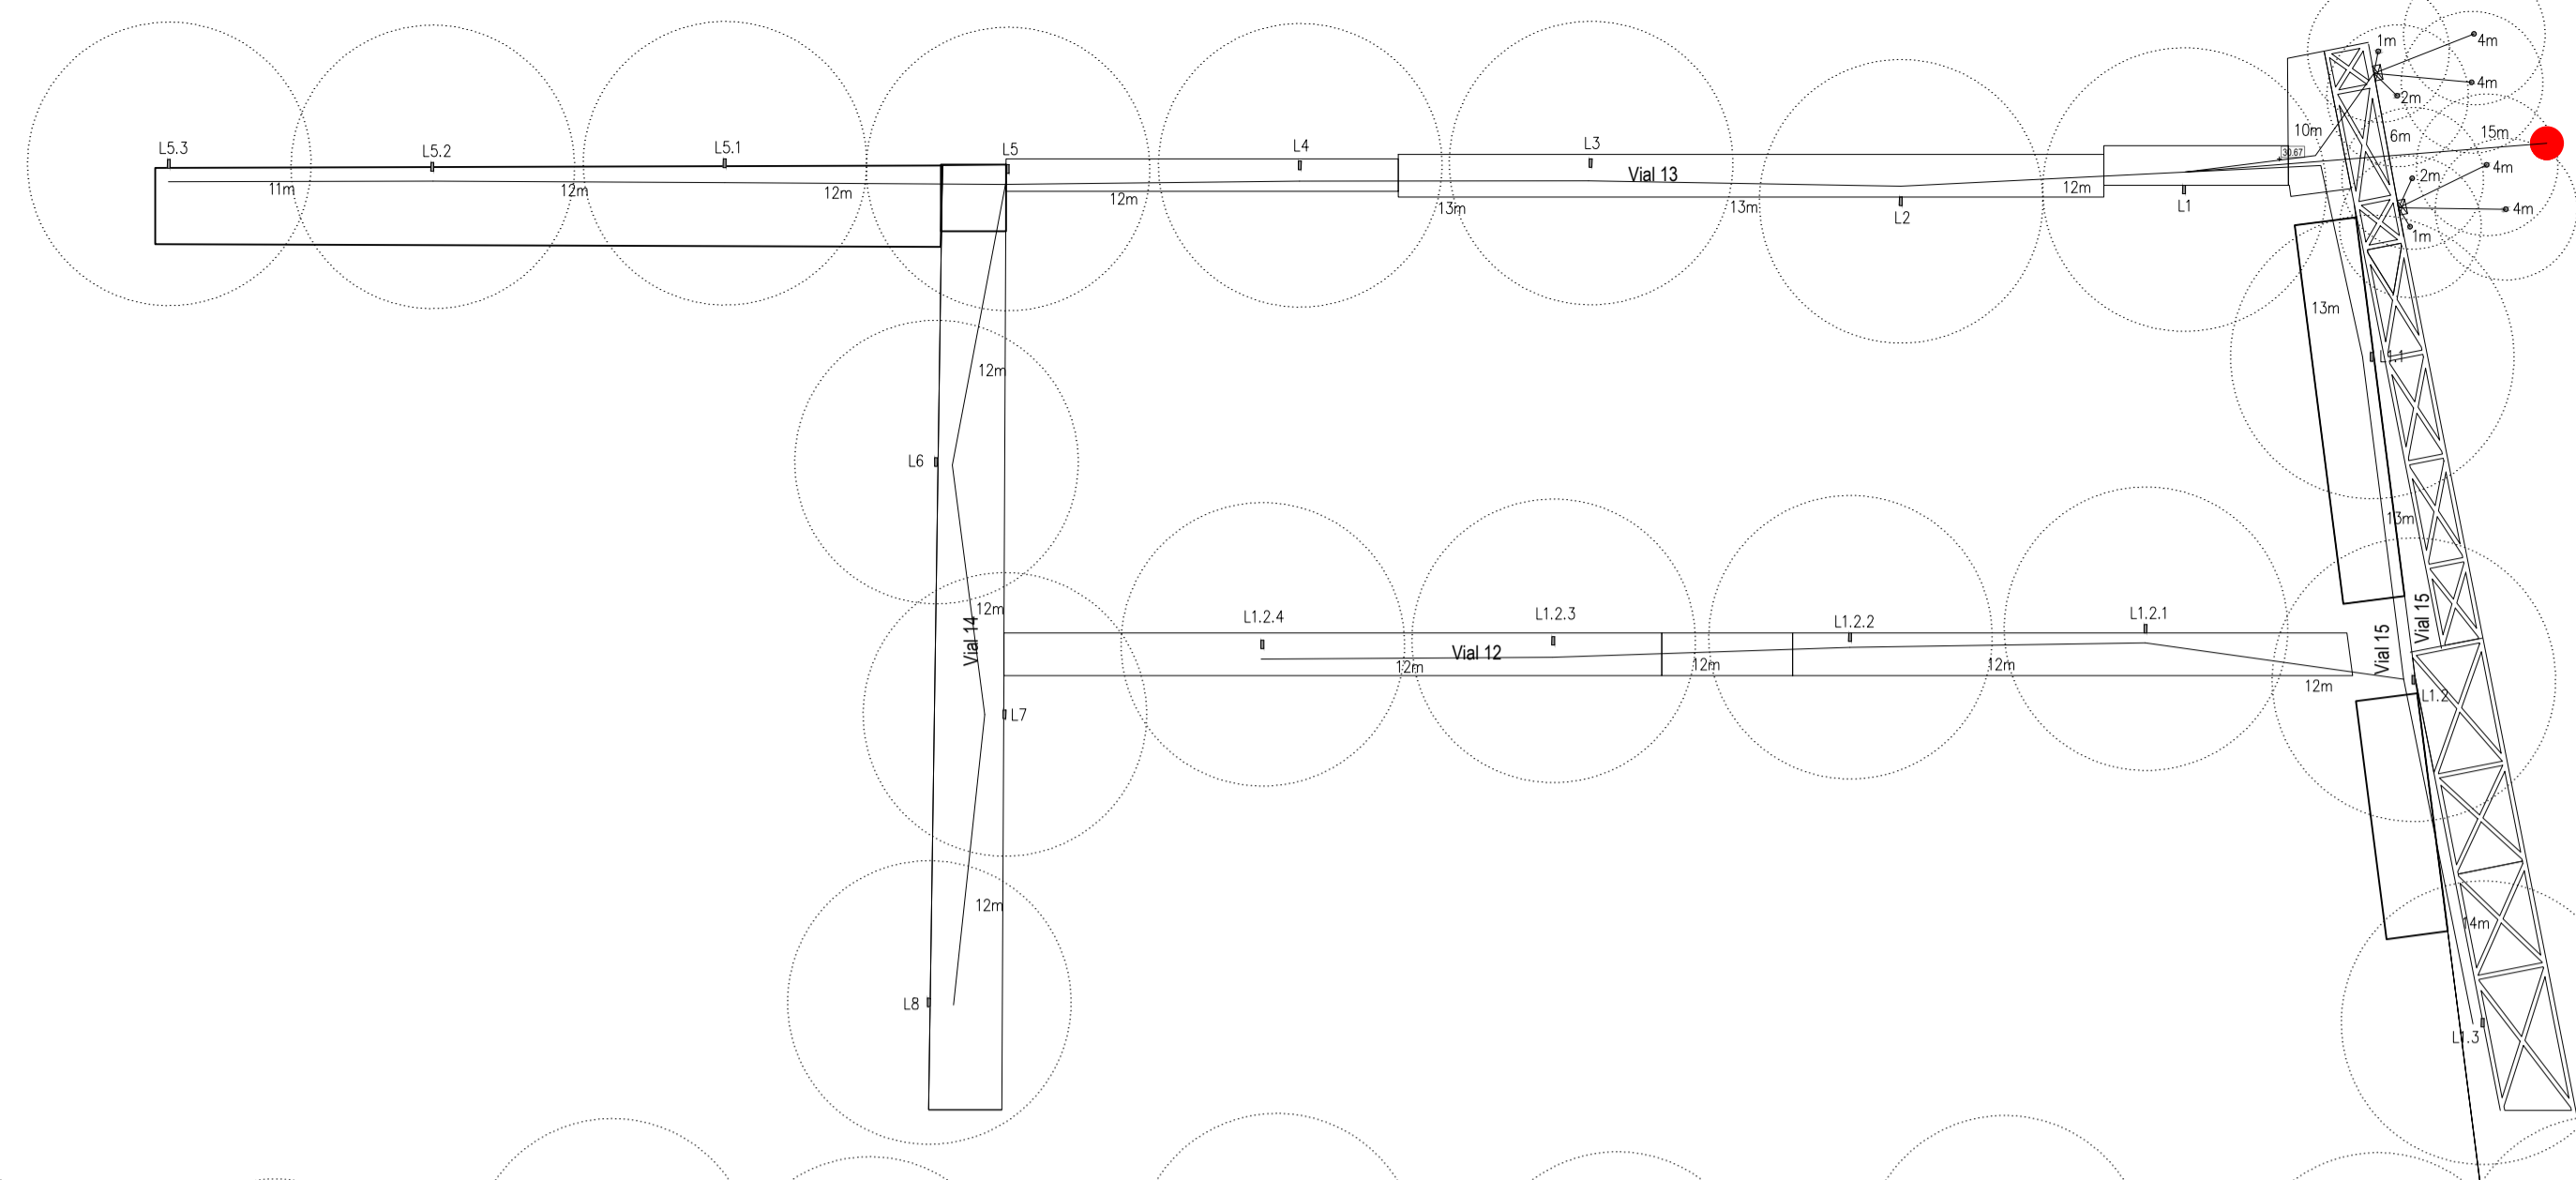

ESQUEMA ELECTRICO VIAL 1-2-3-4-6-8-10-11

Proyecto: Proyecto de Reordenación Cementerio Municipal de Palma- Sector II - Fase II
 Emplazamiento: Camí de Jesús nº2 - Palma
 Promotor: Empresa Funeraria Municipal
 Fecha: 10/20/2020
 Código Proyecto: 20-02
 Código documento: 20-02-02-Rev.00
 Contenido: Proyecto - Instalaciones: esquema unifilar
 Escala:
 Dibujado por: SR

arq. Sebastiano Rossi
 C.O.A.B. - Colegiado nº561843